

 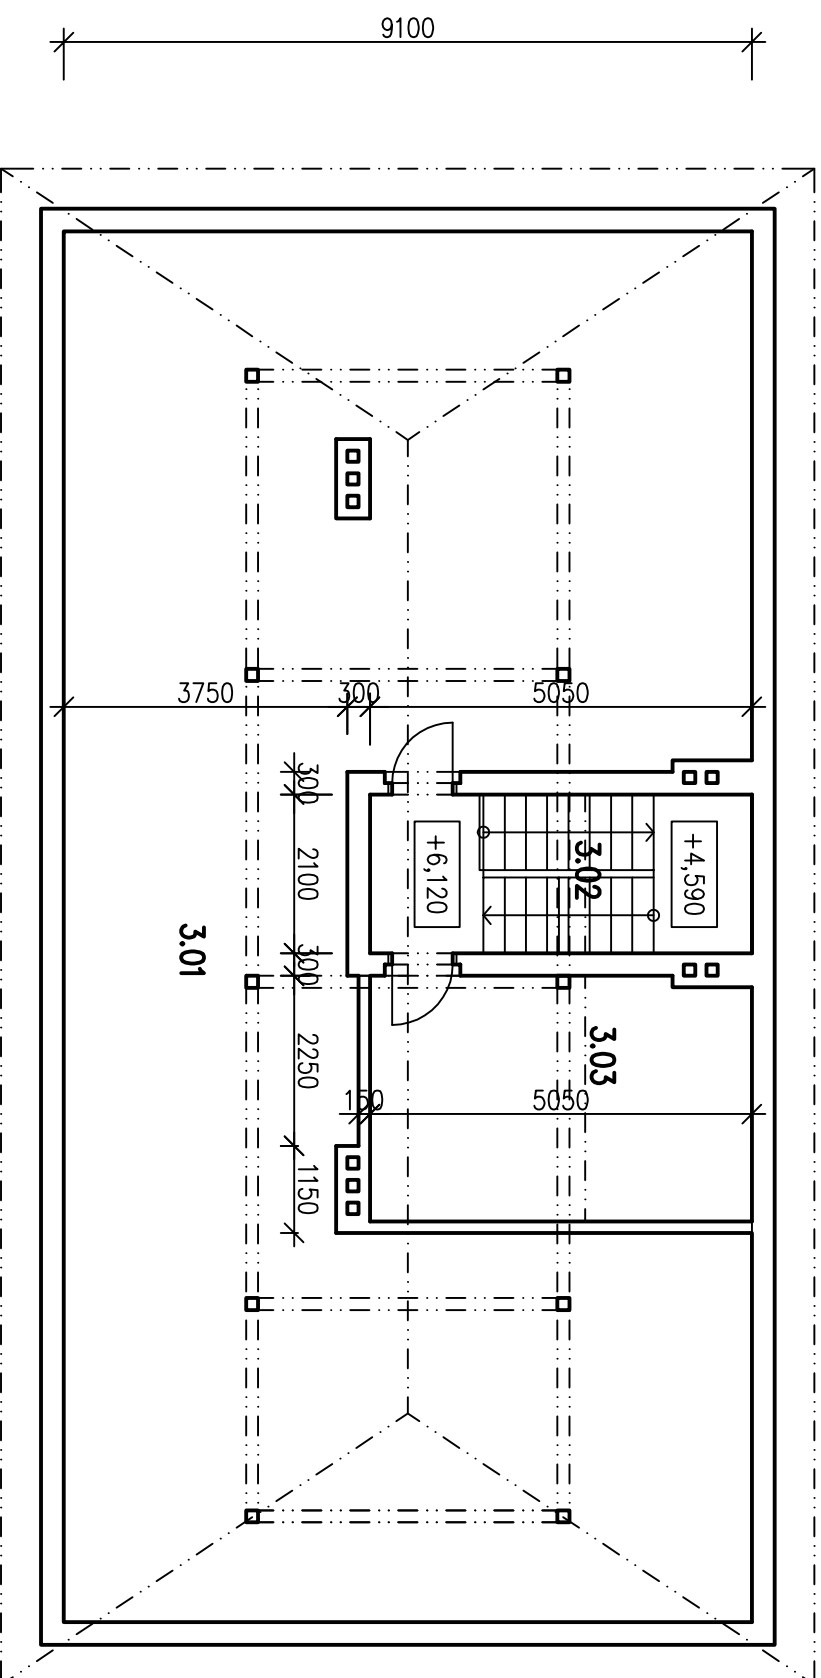


PŮDORYS 3.NP STÁVAJÍCÍ

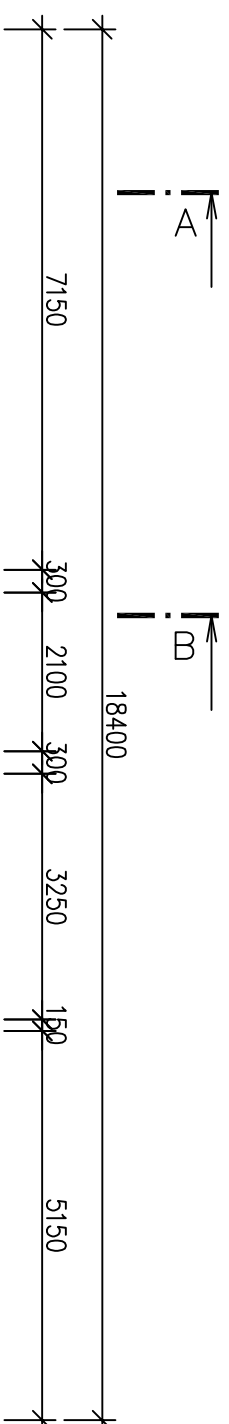

Tabulka místností		
Číslo	Jméno	Plocha
3.01	PŮDA	127,72
3.02	SCHODIŠTĚ	10,29
3.03	SKLAD	15,93

Stavebník: OBEC KOŠICE, Košice 47, 391 17 Košice u Tábora			Okres: TÁBOR		
Místo: K.Ú. Košice u Soběslavi, 670812, parc. st.58/2					
Akce: Zateplení obecního úřadu					
KOŠICE					
Měřítko: 1:100	Stupeň: DSP	Počet A4: 2x44	Arch. č.: 17/2013		
Objekt: SO-01 OBECNÍ ÚŘAD					
Název: PŮDORYS 3.NP					
			 ING. MARTIN POBUDA Hrabčel 320 391 11 Planá nad Lužnicí IČ: 74383078 tel.: +420 777 894 236 mail: pobudamartin@seznam.cz		
Datum: 07/2013					
Č. výkř.: D: 1.05					
Č. kopie					

