



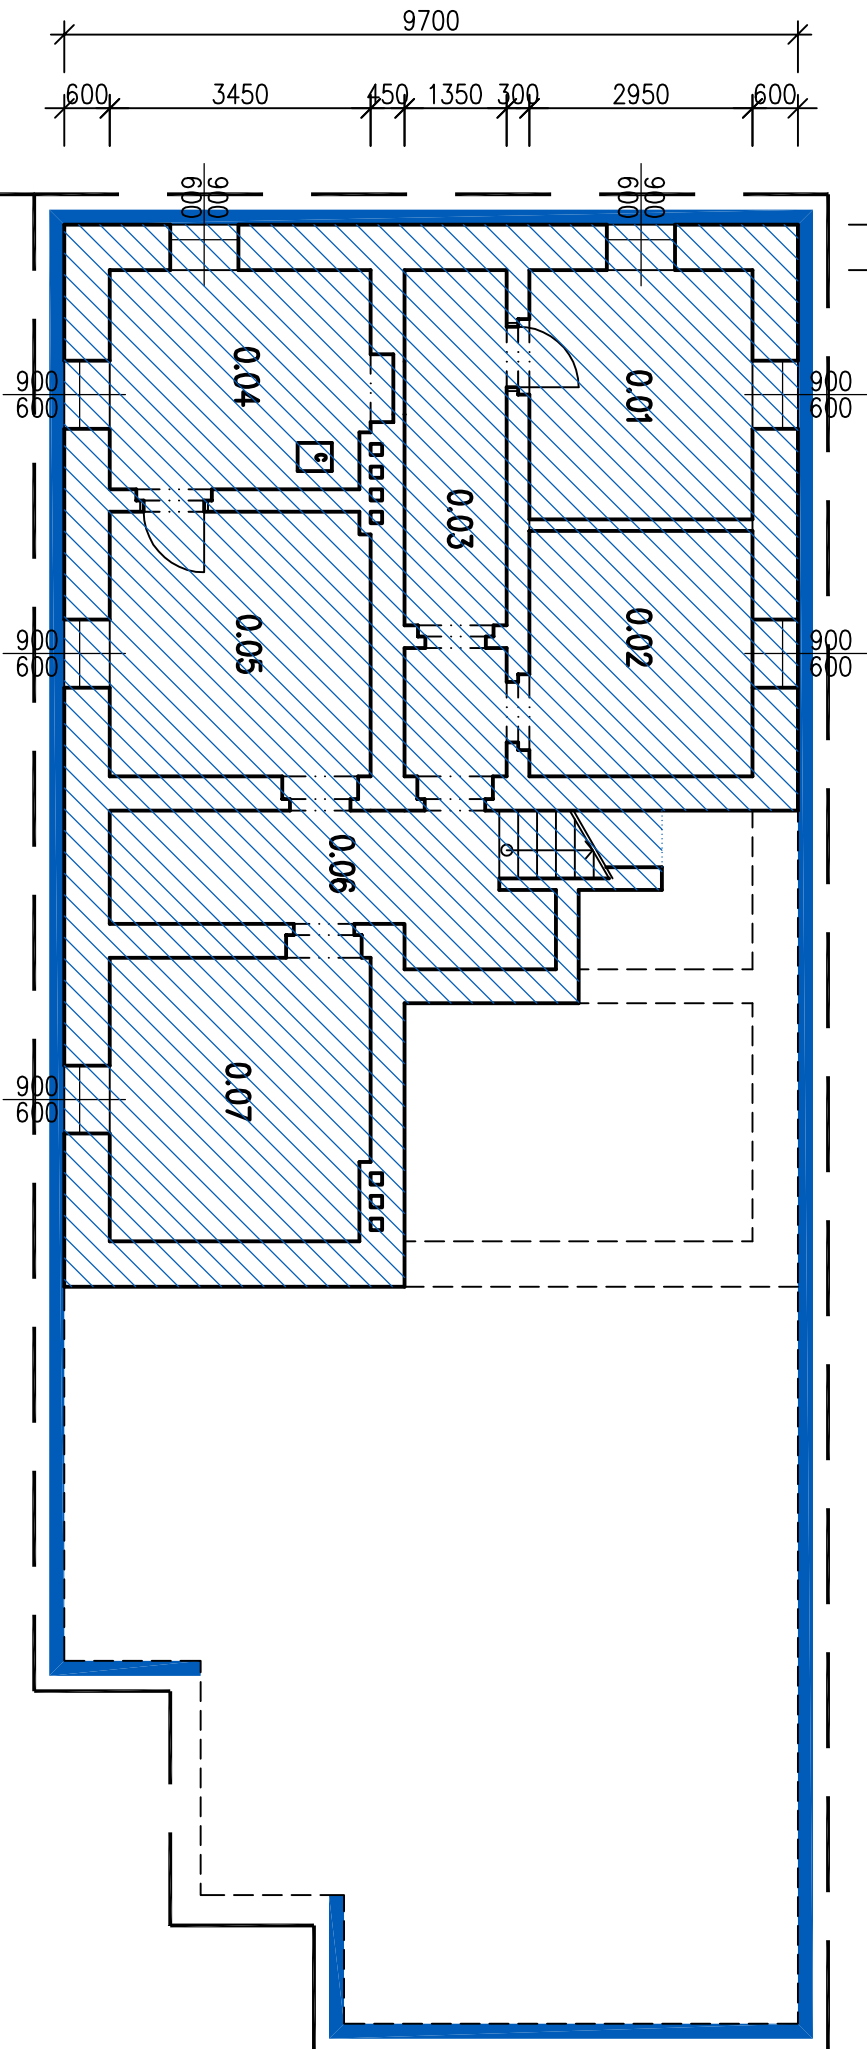


 
PŮDORYS 1.PP ZATEPLENÍ

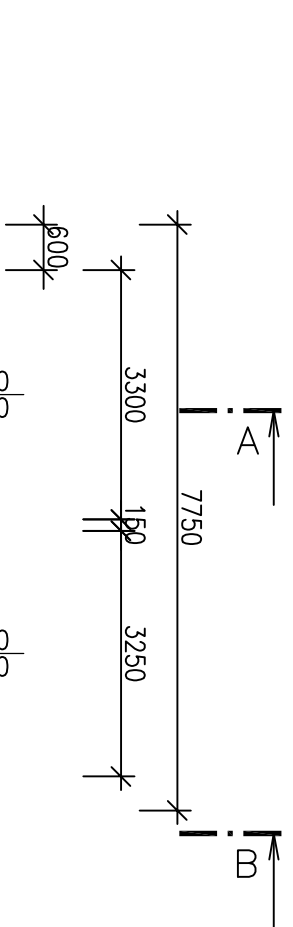

Tabulka místností		
Číslo	Jméno	Plocha
0.01	SKLEP	9,89
0.02	SKLEP	9,74
0.03	CHODBA	9,57
0.04	KOTELNA	10,43
0.05	SKLAD PALIVA	12,45
0.06	CHODBA	9,26
0.07	SKLAD PALIVA	13,20

LEGENDA:

-  ZATEPLENÍ STROPU NAD SUTERÉNEM POLYSTYRÉNEM EPS70F TL.80mm
-  ZATEPLENÍ SOKLOVÝM POLYSTYRÉNEM EPS TL.100mm
-  DRENAŽOVÁNÍ OBVODU STAVBY

Stavebník: OPEC KOŠICE, Košice 47, 391 17 Košice u Tábora			Okres: TABOR		
Místo: K.Ú. Košice u Soběslavi, 670812, parc. st.58/2					
Akce: Zateplení obecního úřadu					
KOŠICE					
Měřítko: 1:100	Stupeň: DSP	Počet A4: 2x44	Arch. č.: 17/2013		
Objekt: SO-01 OBCENÍ ÚŘAD					
Název: PŮDORYS 1.PP					
		ING. MARTIN POBUDA			
		Hrabčel 320 391 11 Planá nad Lužnicí IČ: 74383078 tel.: +420 777 894 236 mail: pobudamartin@seznam.cz			
Datum: 07/2013		Č. výkř.: D: 1.10			
Č. výkř.: D: 1.10		Č. kopie			