



PŮDORYS 2.NP ZATEPLENÍ

 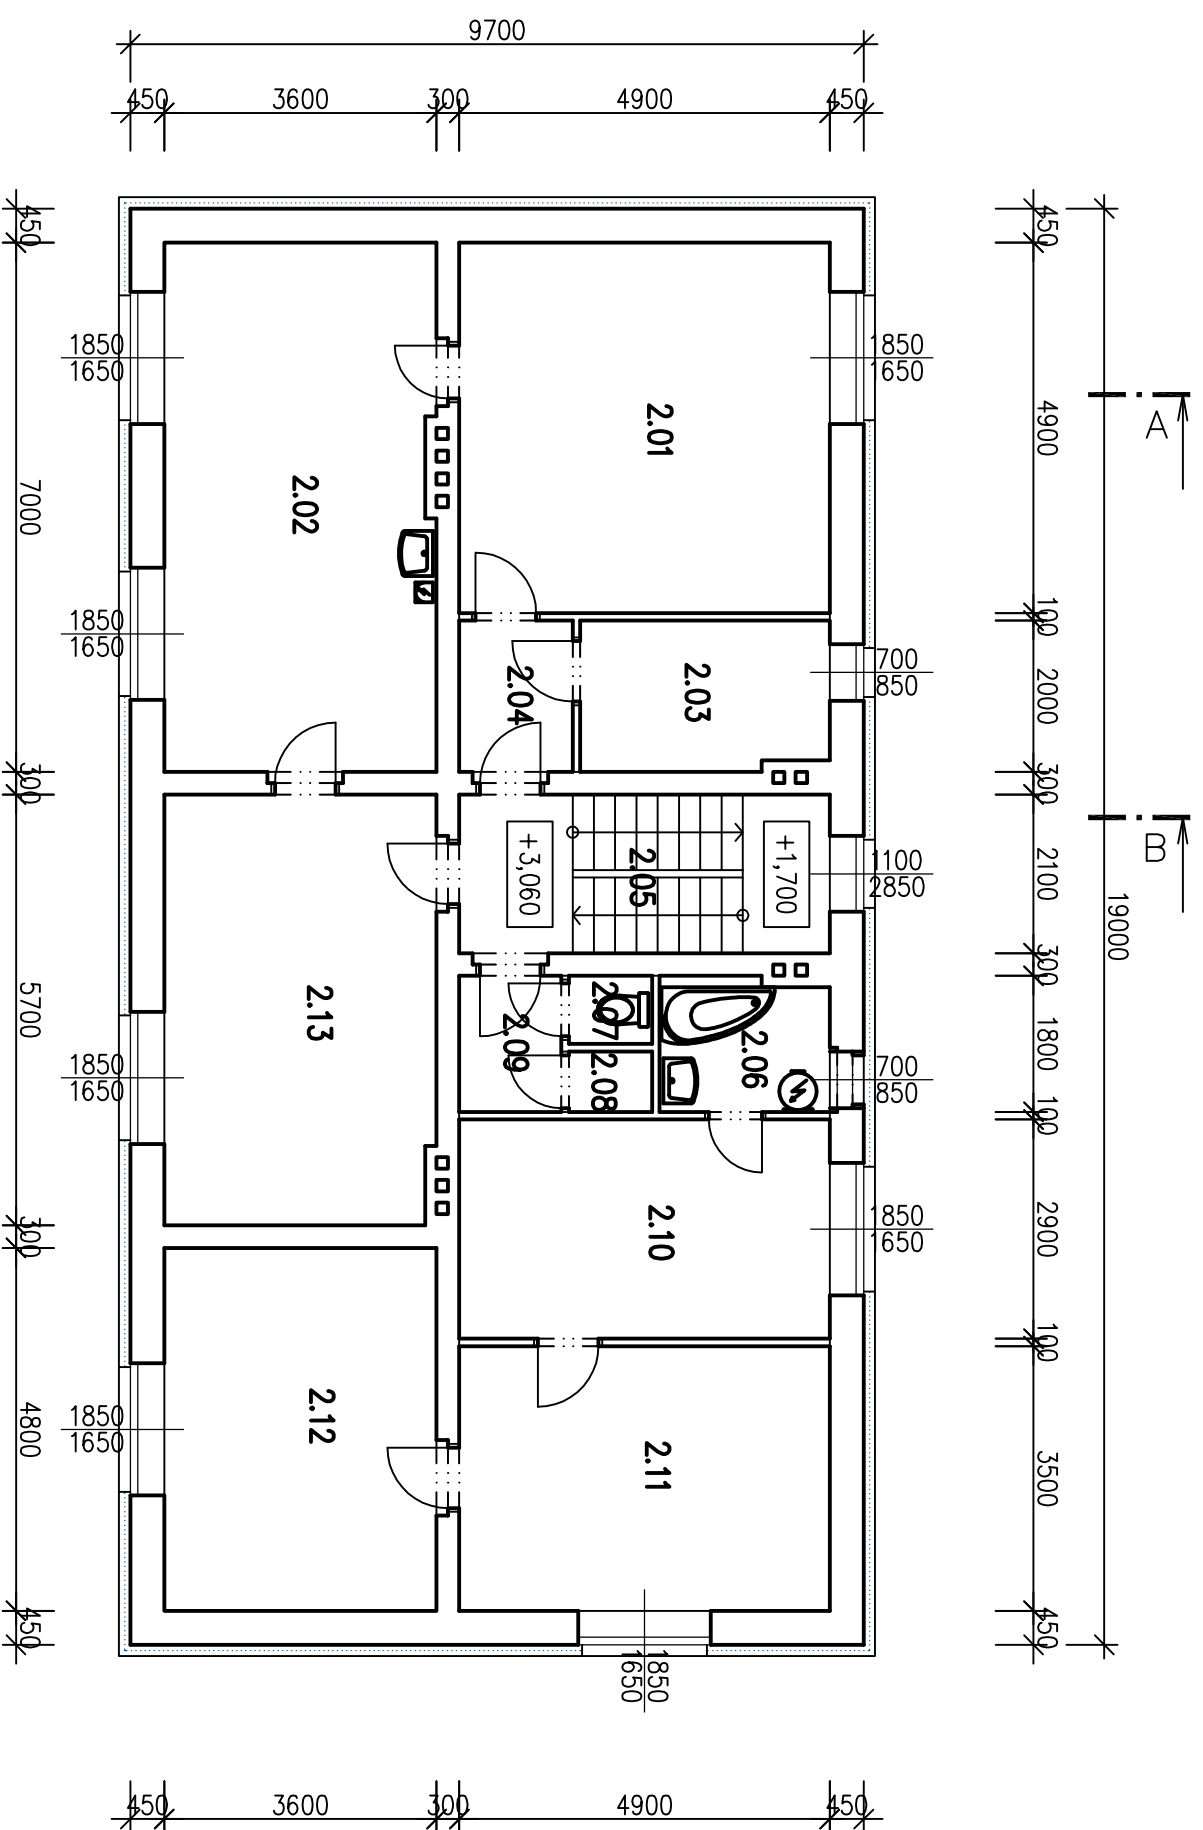


| Tabulka místností | | |
|-------------------|-------------------|--------|
| Číslo | Jméno | Plocha |
| 2.01 | KNIHOVNA | 24,12 |
| 2.02 | ZASEDACÍ MÍSTNOST | 25,28 |
| 2.03 | SKLAD | 6,68 |
| 2.04 | CHODBA | 3,23 |
| 2.05 | SCHODIŠTĚ | 10,80 |
| 2.06 | KOUPELNA | 4,12 |
| 2.07 | WC | 1,06 |
| 2.08 | SPÍŽ | 0,95 |
| 2.09 | CHODBA | 2,43 |
| 2.10 | KUCHYŇ | 14,29 |
| 2.11 | POKOJ | 17,27 |
| 2.12 | POKOJ | 17,43 |
| 2.13 | OBŘADNÍ SÍŇ | 20,63 |

LEGENDA:

ZATEPLENÍ OBVODOVÉ STĚNY MINERÁLNÍ VLNOU TL.150 (ETICS)

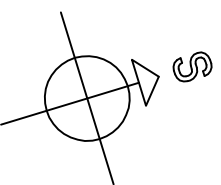

| | | | | | |
|---|-------------|----------------|-------------------|--|--|
| Stavebník: OBEC KOŠICE, Košice 47, 391 17 Košice u Tábora | | | Okres: TABOR | | |
| Místo: K.Ú. Košice u Soběslavi, 670812, parc. st.58/2 | | | | | |
| Akce: Zateplení obecního úřadu | | | | | |
| KOŠICE | | | | | |
| Měřítko: 1:100 | Stupeň: DSP | Počet A4: 2x44 | Arch. č.: 17/2013 | | |
| Objekt: SO-01 OBECNÍ ÚŘAD | | | | | |
| Název: PŮDORYS 2.NP | | | | | |
|  ING. MARTIN POBUDA Hrabčel 320 391 11 Planá nad Lužnicí IČ: 74383078 tel.: +420 777 894 236 mail: pobudamartin@seznam.cz | | | Datum: 07/2013 | | |
| | | | Č. výkř.: D: 1.12 | | |
| | | | Č. kopie | | |