


# CELKOVÝ SITUAČNÍ VÝKRES, KOORDINAČNÍ SITUACE M 1:200

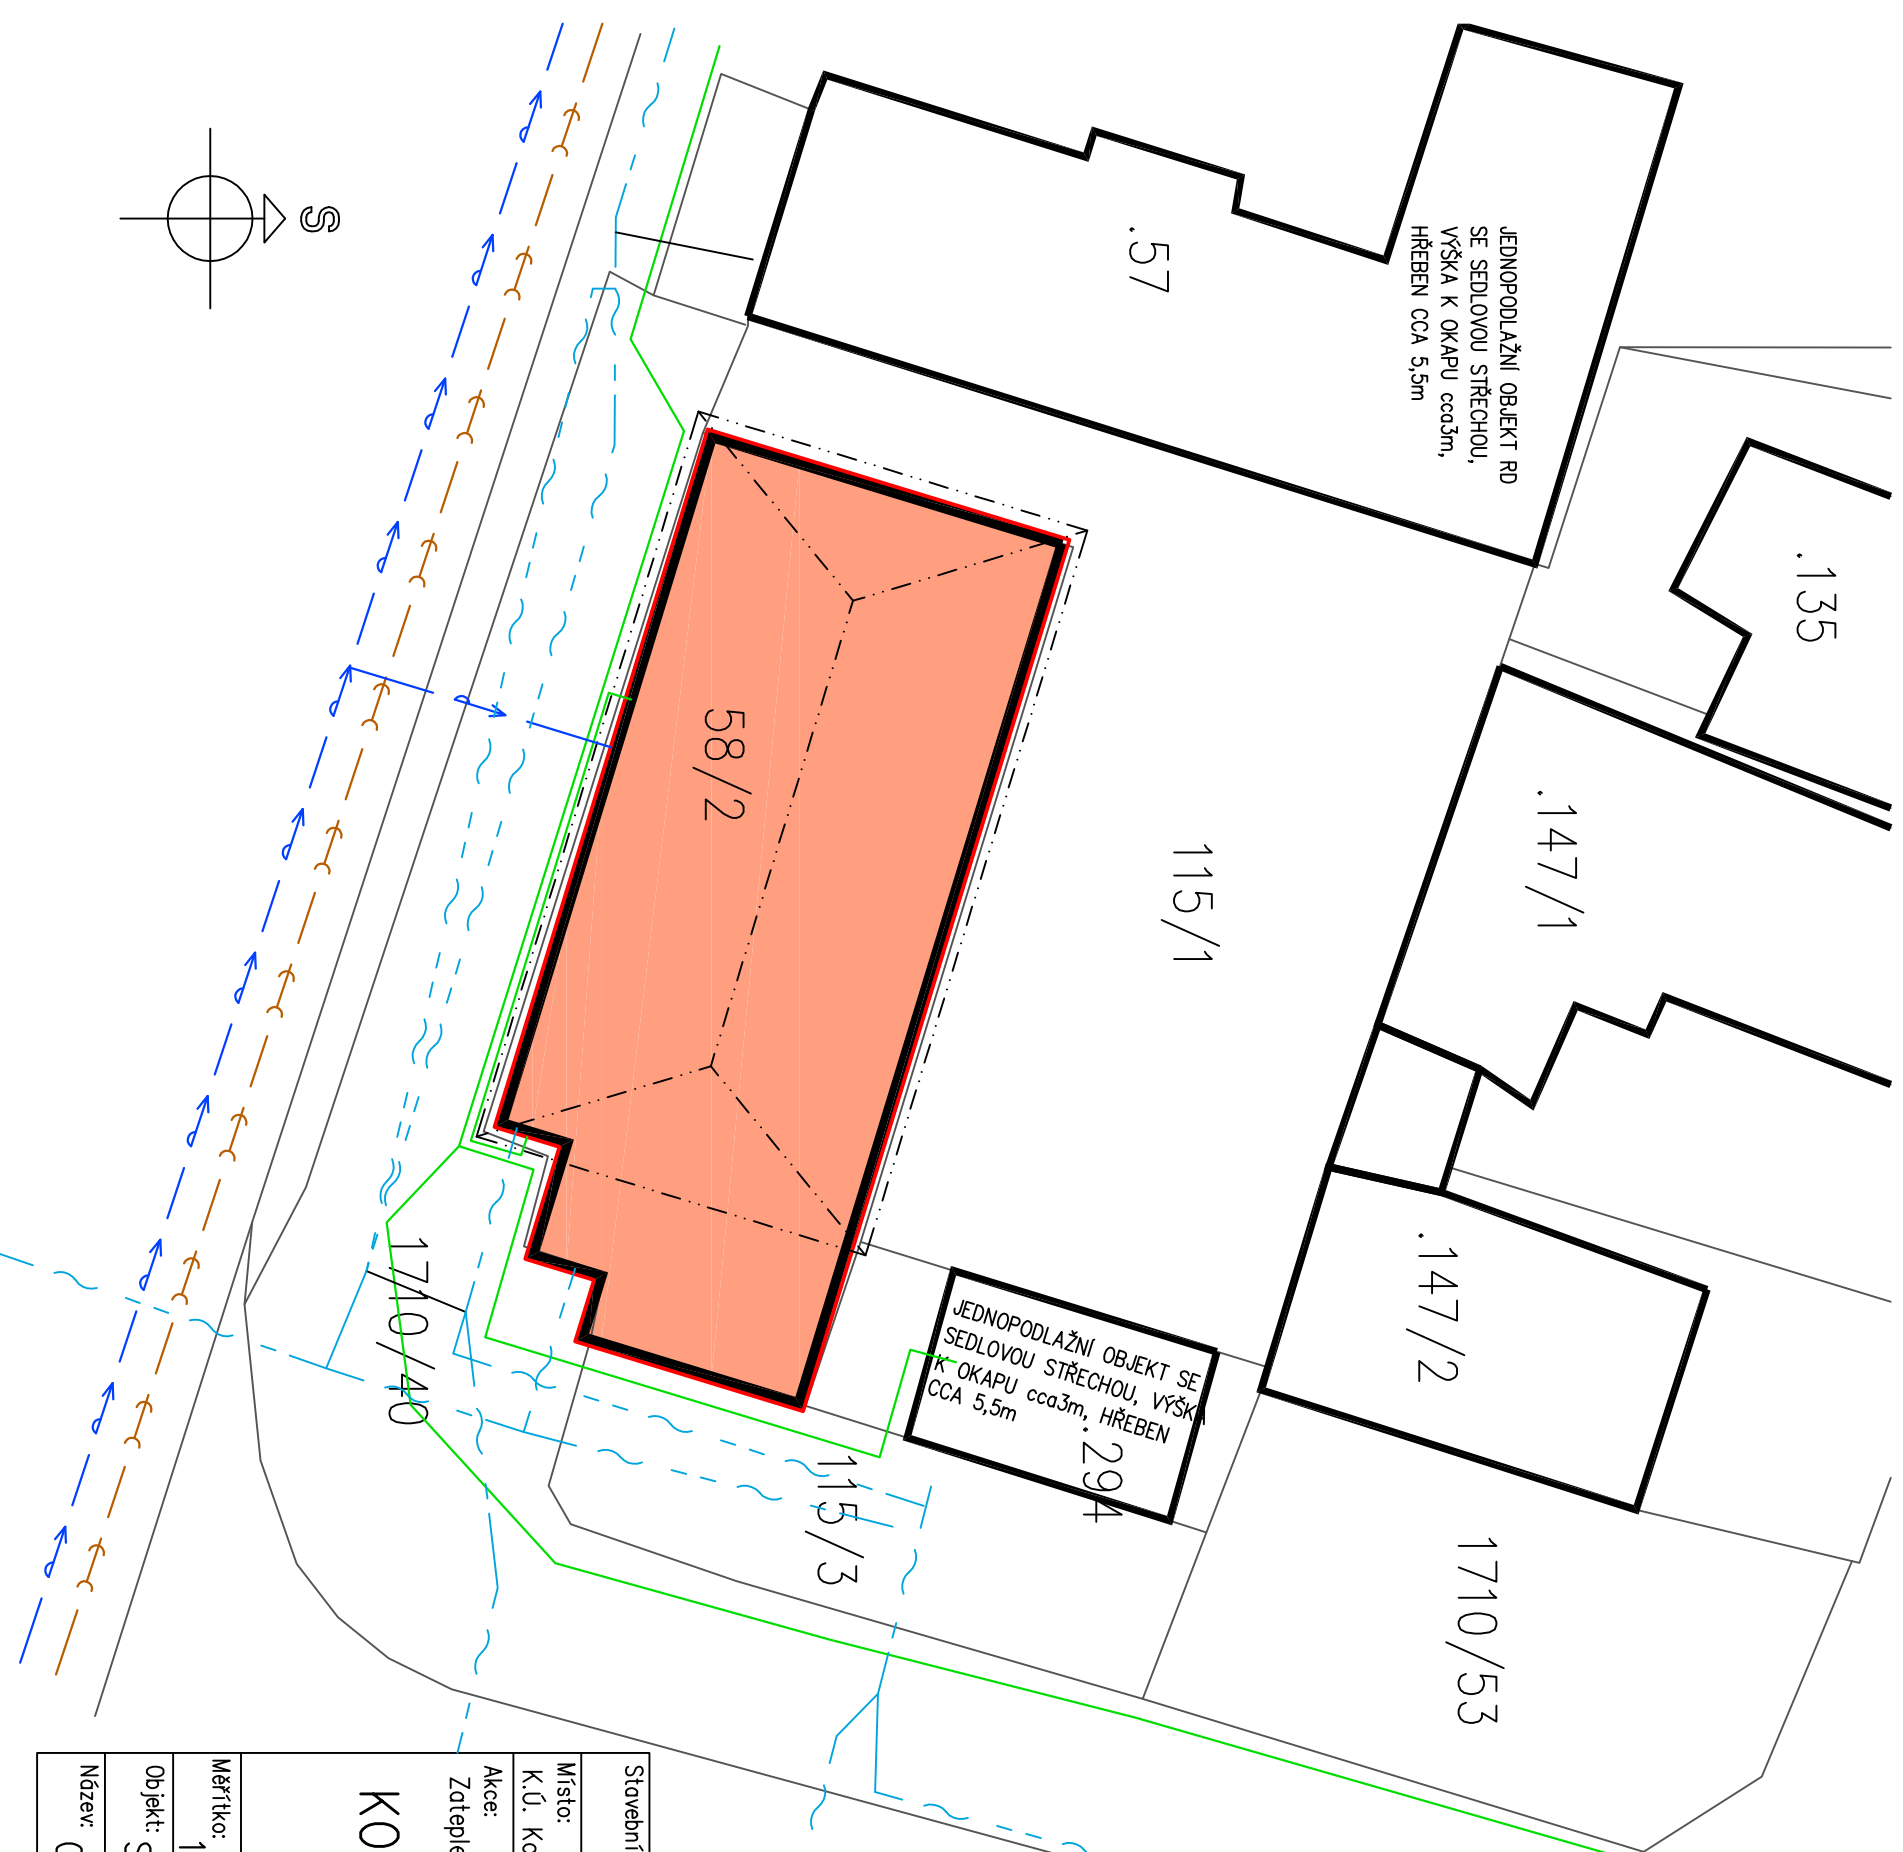

## LEGENDA:

### SO-01 ZATEPLENÍ OBECNÍHO ÚŘADU

#### ZASTAVĚNÉ PLOCHY:

 
- STAVAJÍCÍ ZASTAVĚNÁ PLOCHA 218,99m<sup>2</sup>
- ZASTAVĚNÁ PLOCHA PO ZATEPLENÍ 229,13m<sup>2</sup>

#### STAVAJÍCÍ SÍŤ TECHNICKÉ INFRASTRUKTURY:

- STAVAJÍCÍ KANALIZACE
- STAVAJÍCÍ VODOVOD
- PODZEMNÍ VEDENÍ NN 0,4kV
- PODZEMNÍ VEDENÍ TELEKOMUNIKAČNÍ SÍŤE 02

#### POZNÁMKY:

- PŘED ZAHÁJENÍM ZEMNÍCH PRACÍ BUDOU VYTŘČENY IS V MÍSTĚ STAVBY
- HRANICE POZEMKŮ JSOU PŘEVZATY Z KATASTRÁLNÍ MAPY
- SOUBĚH A KŘÍŽENÍ SÍŤE TECHNICKÉHO VYBAVENÍ ŘEŠIT DLE ČSN 73 6005

Stavebník: OBEC KOŠICE, Košice 47, 391 17 Košice u Tábora		Okres: TÁBOR		 <b>ING. MARTIN POBUDA</b> Hrabčův 320 391 11 Pláná nad Lužnicí IČ: 74383078 tel.: +420 777 894 236 mail: pobudamartin@seznam.cz
Místo: K.Ú. Košice u Soběslavi, parc. st.58/2				
Akce: Zateplení obecního úřadu				Datum: 07/2013
<b>KOŠICE</b>				Č.výkr.: C: 2, 3
Měřítko: 1:200	Stupeň: DSP	Počet A4: 2x44	Arch. č.: 17/2013	Č. kopie
Objekt: SO-01 OBECNÍ ÚŘAD				
Název: CELKOVÝ SITUAČNÍ VÝKRES, KOORDINAČNÍ SITUACE				